



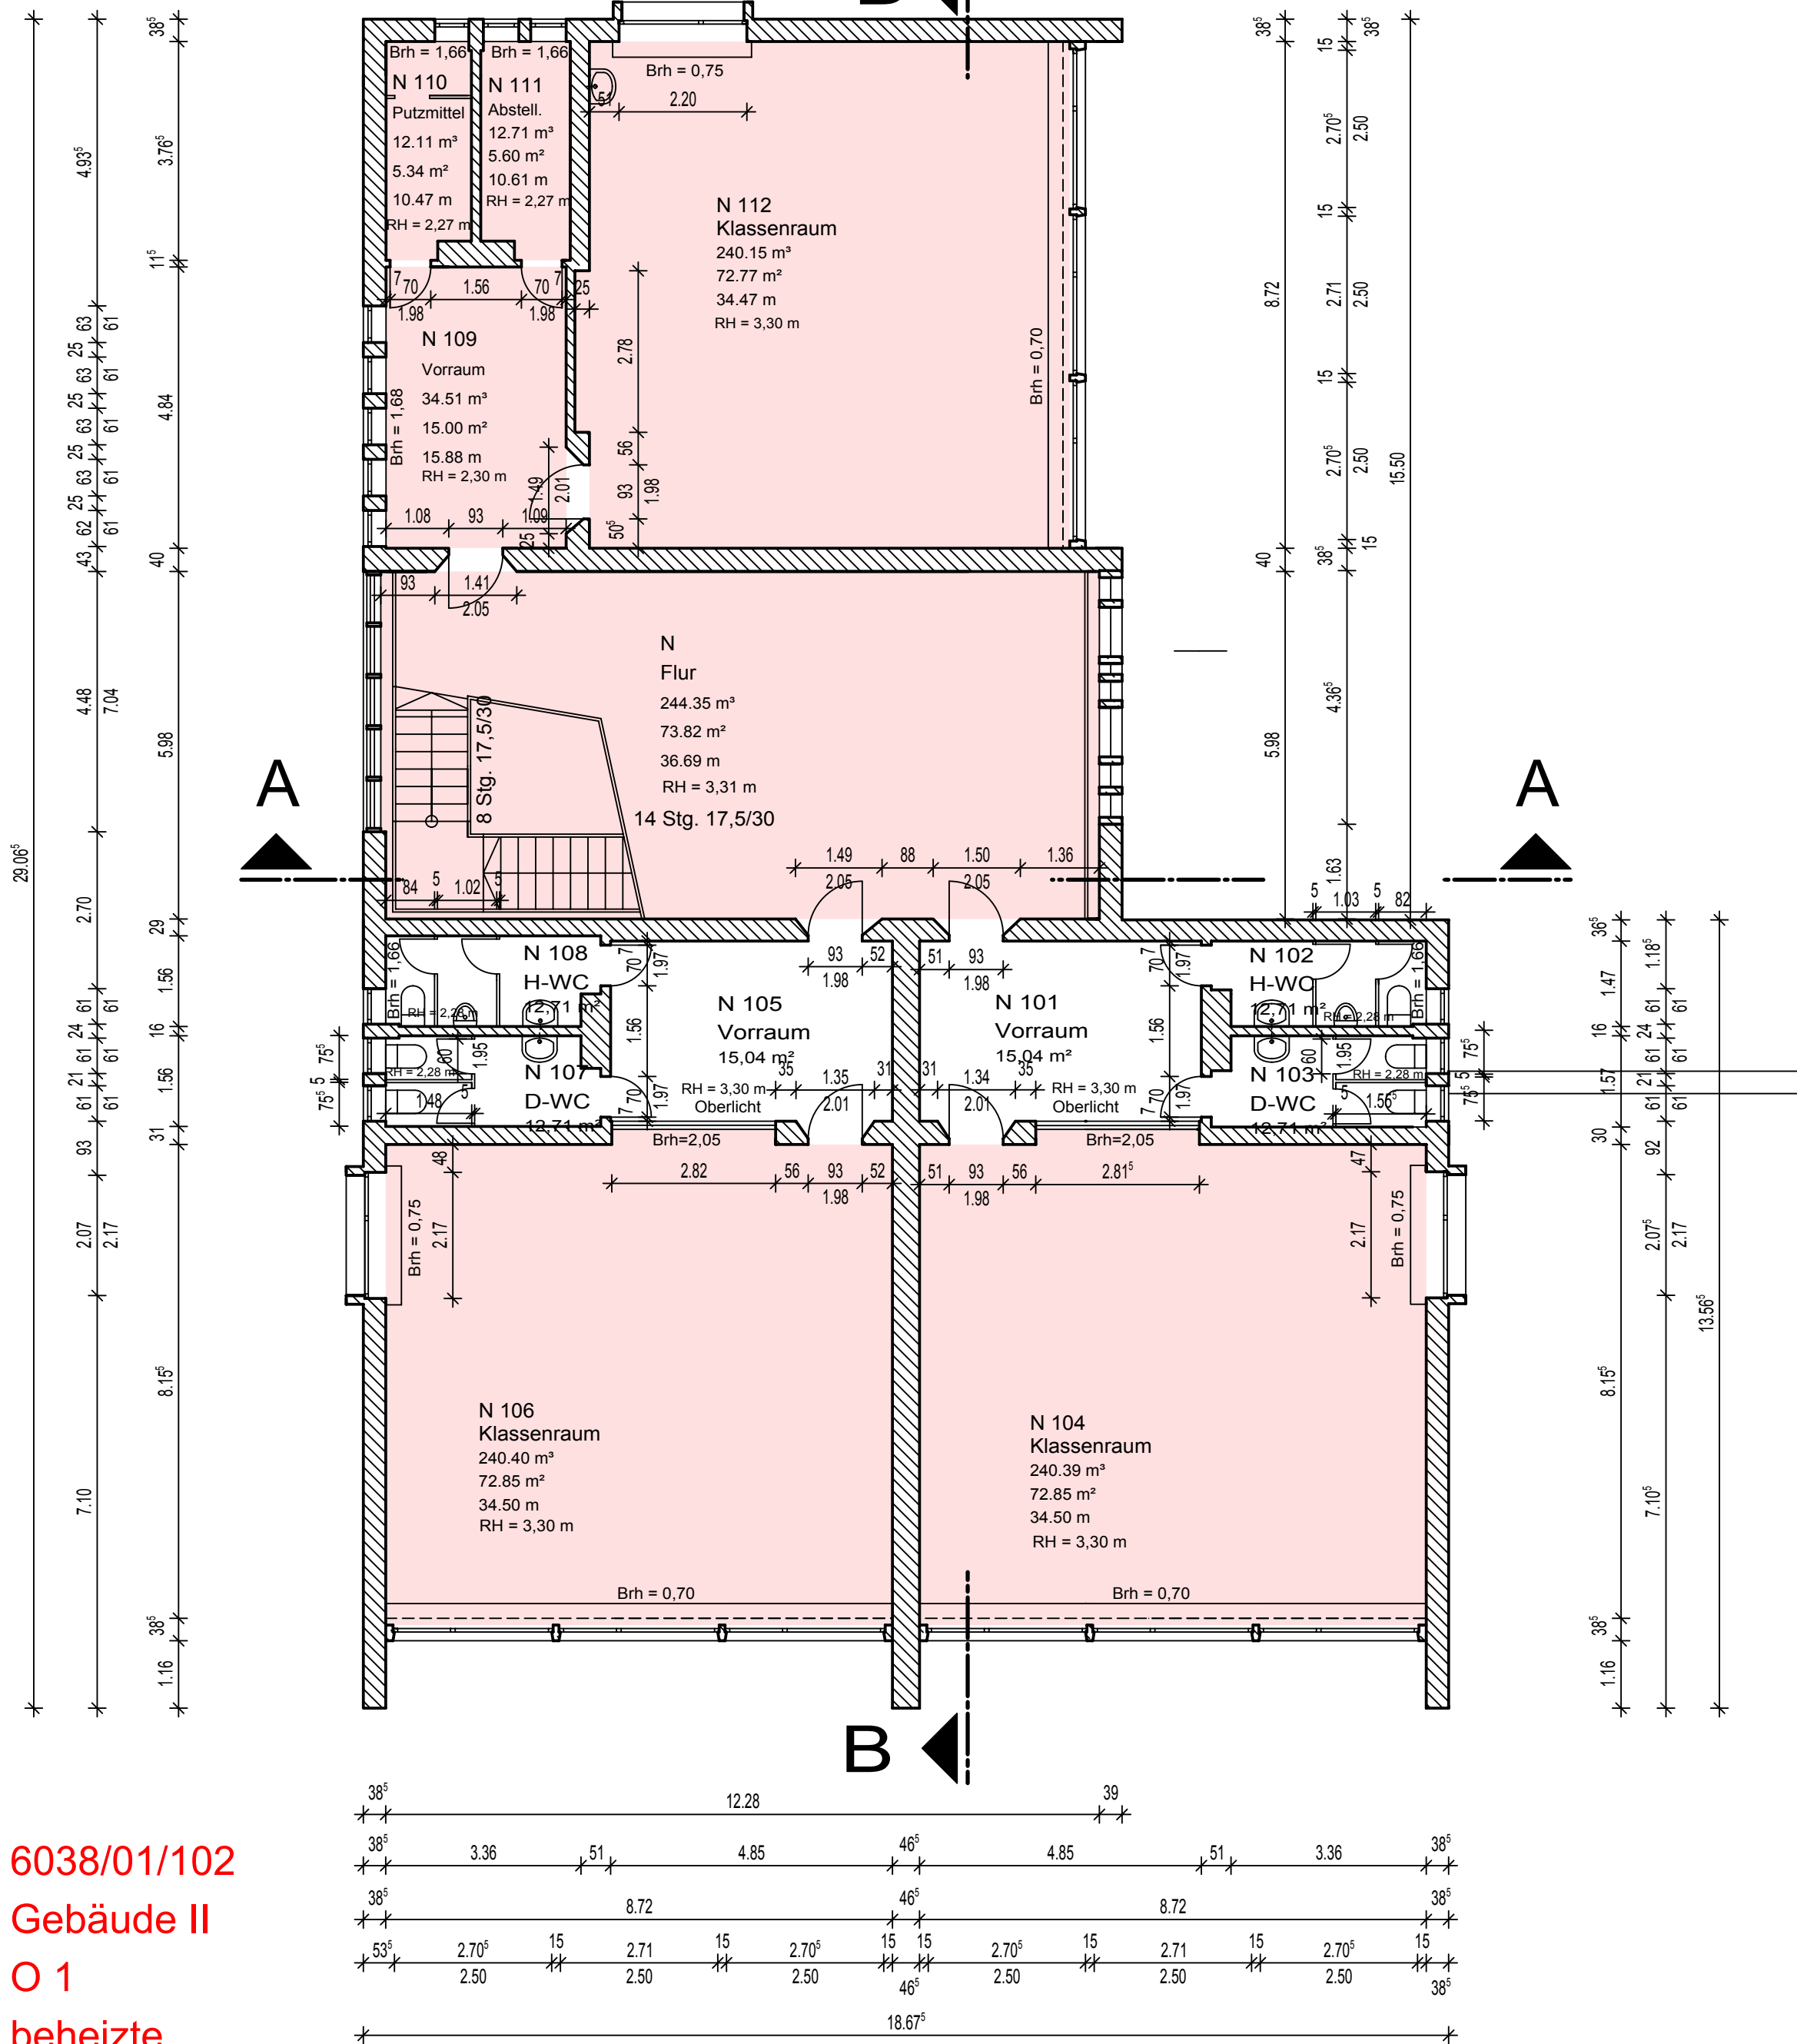

6038/01/102
Gebäude II
O 1
beheizte
428.30 m²


Stadt Leverkusen Fb. Gebäudewirtschaft

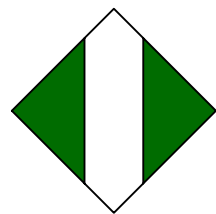

Postfach 101140, 51311 Leverkusen
Hauptstrasse 101, 51373 Leverkusen
Internet: www.leverkusen.de

Neubau Bauunterhaltung Heizung/Lüftung/Sanitär Elektro Nachrichtentechnik

Projekt: GGS Theodor-Fontane-Schule

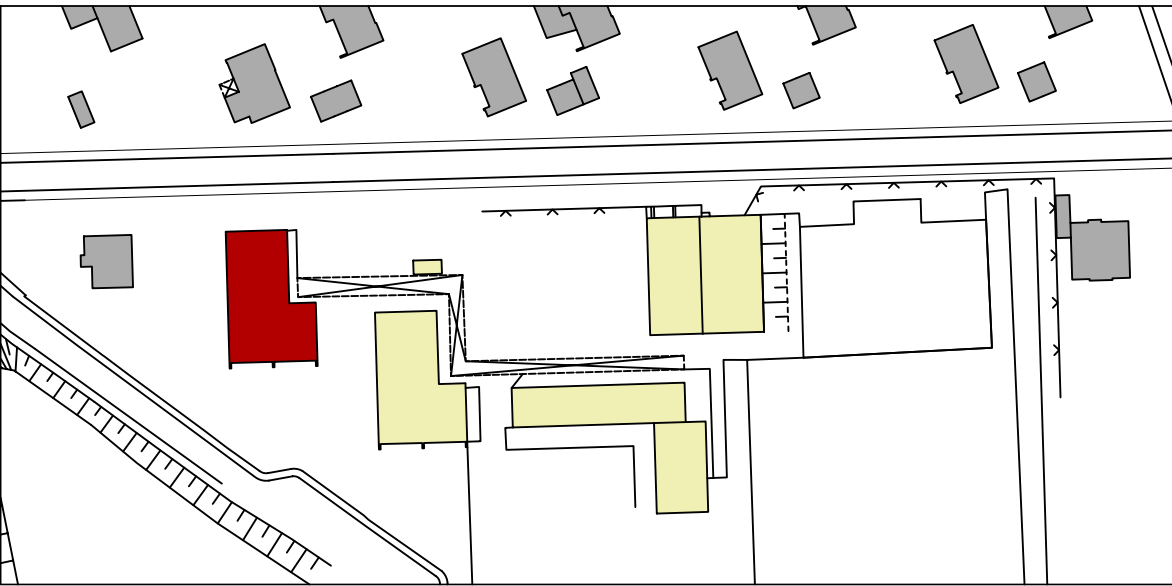

Standort: Fontanestr. 2
Leverkusen-Wiesdorf

Bearbeitung:

Planinhalt:
Gebäude II
Grundriss 1.Obergeschoss

Gez.:	Datum: 19.11.2015	Maßstab: 1 : 100	Format:
Objektnummer: 6038/01/102	Phase:	Bauteil:	Ebene:
	Inhalt:	Planart:	Plannr.:
			Index: